

386/2017

STAROSTA BRZESKI

ul. Robotnicza 20

49-300 Brzeg

-10-




G.6630.1.10.2017

Brzeg, dnia 23.02.2017 r.

PROTOKÓŁ NARADY KOORDYNACYJNEJ

W dniach od 23.02.2017 do 24.02.2017 w Starostwie Powiatowym w Brzegu przeprowadzona została w formie bezpośredniej/elektronicznej/częściowo elektronicznej narada koordynacyjna.

1. Opis przedmiotu narady: propozycja usytuowania sieci elektroenergetycznej oświetlenia ulic zlokalizowanej w obrębie Bąków dz. 3,24/4,122/1,125/2,126,127 gm. Grodków
2. Wnioskodawca: Pracownia Projektowa ELTECHLEN SEBASTIAN KULIK 42-700 Lubliniec, ul. Oleska 85
3. Przewodniczący narady: Ewa Kluska – z-ca Naczelnika Wydziału Geodezji i Gospodarki Nieruchomościami.
4. Uczestnicy narady:

Nazwisko i imię uczestnika	Nazwa reprezentowanego podmiotu	Stanowisko uczestnika narady	Podpis uczestnika narady
Wodecki Krzysztof	TAURO N Dystrybucja S.A. Nyse	Uzgodniono z uwagami. a) zachować normatywne odległości prawy sprzętu od istniejących linii napowietrznych b) zachować normatywne odległości lokalizacji linii kablowej oświetlenia ulicznego od istniejących źródeł siły prądu, c) wystąpić do TD S.A. o nadzór branżowy	
Ściebura Jarosław	067 611-541111	nIE DOŁĄCZ	
ANDRZEJ JUANOWICZ	PSG GMINA BRZEG	NIE DOŁĄCZ	

Nazwisko i imię uczestnika	Nazwa reprezentowanego podmiotu	Stanowisko uczestnika narady	Podpis uczestnika narady
ŚWIATEK KAMILA	OGP GAZ-SYSTEM Oddz. inwest.	Uzgodniamy pozytywnie.	Stanowisko miejscowa droga komunikacji elektronicznej.
WIŚNIEWSKA BARBARA	PHIK Bueg	Nie dotyczy.	Stanowisko miejscowa droga komunikacji elektronicznej.
KUBAŃSKI ZBIGNIEW	GRÓDKOWSKIE WODOCIĄGI I KANALIZACJA Sp. z o.o.	Nie wnosiemy uwag do tematu w 10/2017	Stanowisko miejscowa droga komunikacji elektronicznej.
FERLIŃSKI MAREK	NETIA S.A.	Uzgodniło się bez uwag	Stanowisko miejscowa droga komunikacji elektronicznej.

5. Podmioty wezwane na naradę, których przedstawiciele w niej nie uczestniczyli;

Nazwa reprezentowanego podmiotu
Pracownia Projektowa ELTECHLEN SEBASTIAN KULIK
Burmistrz Grodkowa
TAURON Dystrybucja S.A. (Rejon Dystrybucji Zachód)
Energetyka Ciepła Opolszczyzny (ECO S.A.)
Brzeskie Przedsiębiorstwo Energetyki Ciepłej
PROWOD Czarnowasy
Orange Polska
Zakład Gospodarki Komunalnej w Lubszy zs. w Śmiechowicach
Usługi Wodno-Kanalizacyjne HYDRO-LEW Sp. z o.o.
EKO-Skarbimierz
Zakład Gospodarki Komunalnej w Olszance zs. w Czeskiej Wsi
Generalna Dyrekcja Dróg Krajowych i Autostrad
Zarząd Dróg Wojewódzkich
Zarząd Dróg Powiatowych


6. Treść protokołu uzgodniono z osobami, które uczestniczyły w naradzie za pomocą środków komunikacji elektronicznej.

.....
(podpis protokolanta)


.....
24.02.2017
(podpis przewodniczącego narady)

Starosta
Kłuska
Wydział Geodezji
i Nieruchomościami

ni ogólnymi

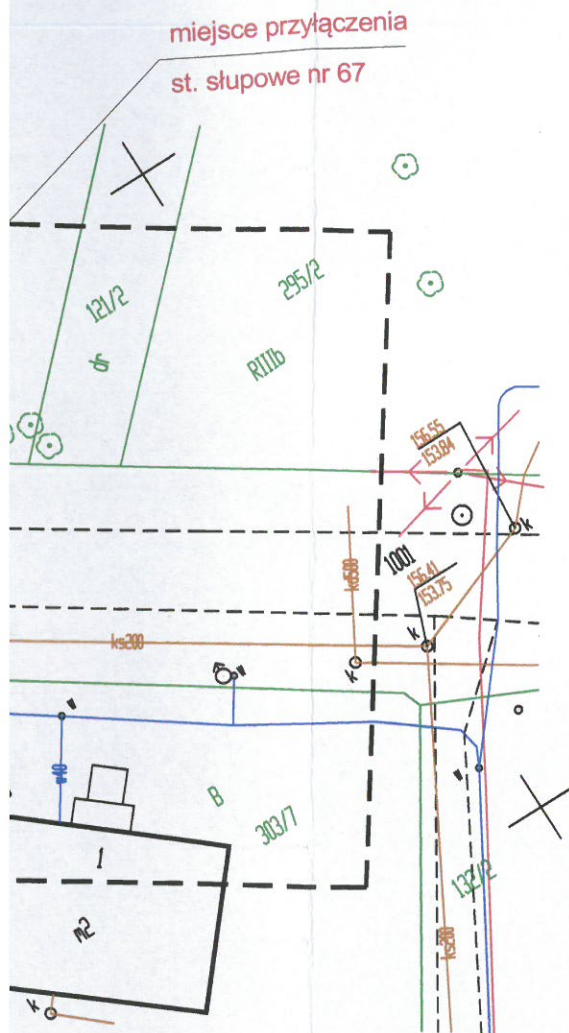

LEGENDA:

 

proj. oświetlenie uliczne, wysokość słupa 8m z wysięgnikiem spawanym 1.1m, z oprawą led 72W (80W), barwa światła 5000K

projektowana linia kablowa ośw. drogowego typu YAKXS 4 x 35mm2

projektowana rura osłonowa gładka 75 w kolorze niebieskim

projektowana rura osłonowa karbowana 75 w kolorze niebieskim

Arh 1(3)

Numer kancelaryjny: G.6630.1.10.2017

Stwierdza się, że niniejsza dokumentacja w zakresie urządzenia nowej elektroenergetycznej oświetlenia ulic

była przedmiotem narady koordynacyjnej przeprowadzonej w formie

bezpośredniej/elektronicznej/częściowo elektronicznej w dniu 23-02-2017

w Starostwie Powiatowym w Brzegu 24-02-2017

Starosta

Ewa Kluska


(podpis przełożonego Wydziału Geodezji i Gospodarki Nieruchomościami)


ZA ZGODNOŚĆ Z ORYGINAŁEM

mgr inż. Sebastian Kulik
Uprawnienia budowlane numer ewidencyjny
SLK/4170/POOE/12
do projektowania w specjalności inżynierskiej
w zakresie sieci, instalacji i urządzeń
elektrycznych i elektroenergetycznych
bez ograniczeń

PPELTECHLEN

PRACOWNIA PROJEKTOWA ELTECHLEN SEBASTIAN KULIK
42-700 LUBLINIEC, UL. OLESKA 85
tel.: +48 505 068 618 e-mail: ppe.biuro@gmail.com

Inwestor:	URZĄD MIEJSKI W GRODKOWIE UL. WARSZAWSKA 29 49-200 GRODKÓW		
Temat:	OŚWIETLENIE ULICZNE W NIEKTÓRYCH MIEJSCOWOŚCIACH GMINY GRODKÓW - ETAP II BĄKÓW		
Faza projektu:	PROJEKT BUDOWLANY I WYKONAWCZY BRANŻA ELEKTRYCZNA		
Projektant:	mgr inż. Sebastian Kulik	upr.: SLK/4170/POOE/12	 Data oprac.: 10.2016 r. Skala: 1:500 Nr rysunku:
Współpraca:	mgr inż. Jarosław Topola		
Sprawdził:	inż. Piotr Budzyński	upr.: UAN-VIII-7342/110/94	
Tytuł rysunku:	PLAN SYTUACYJNY		2.1

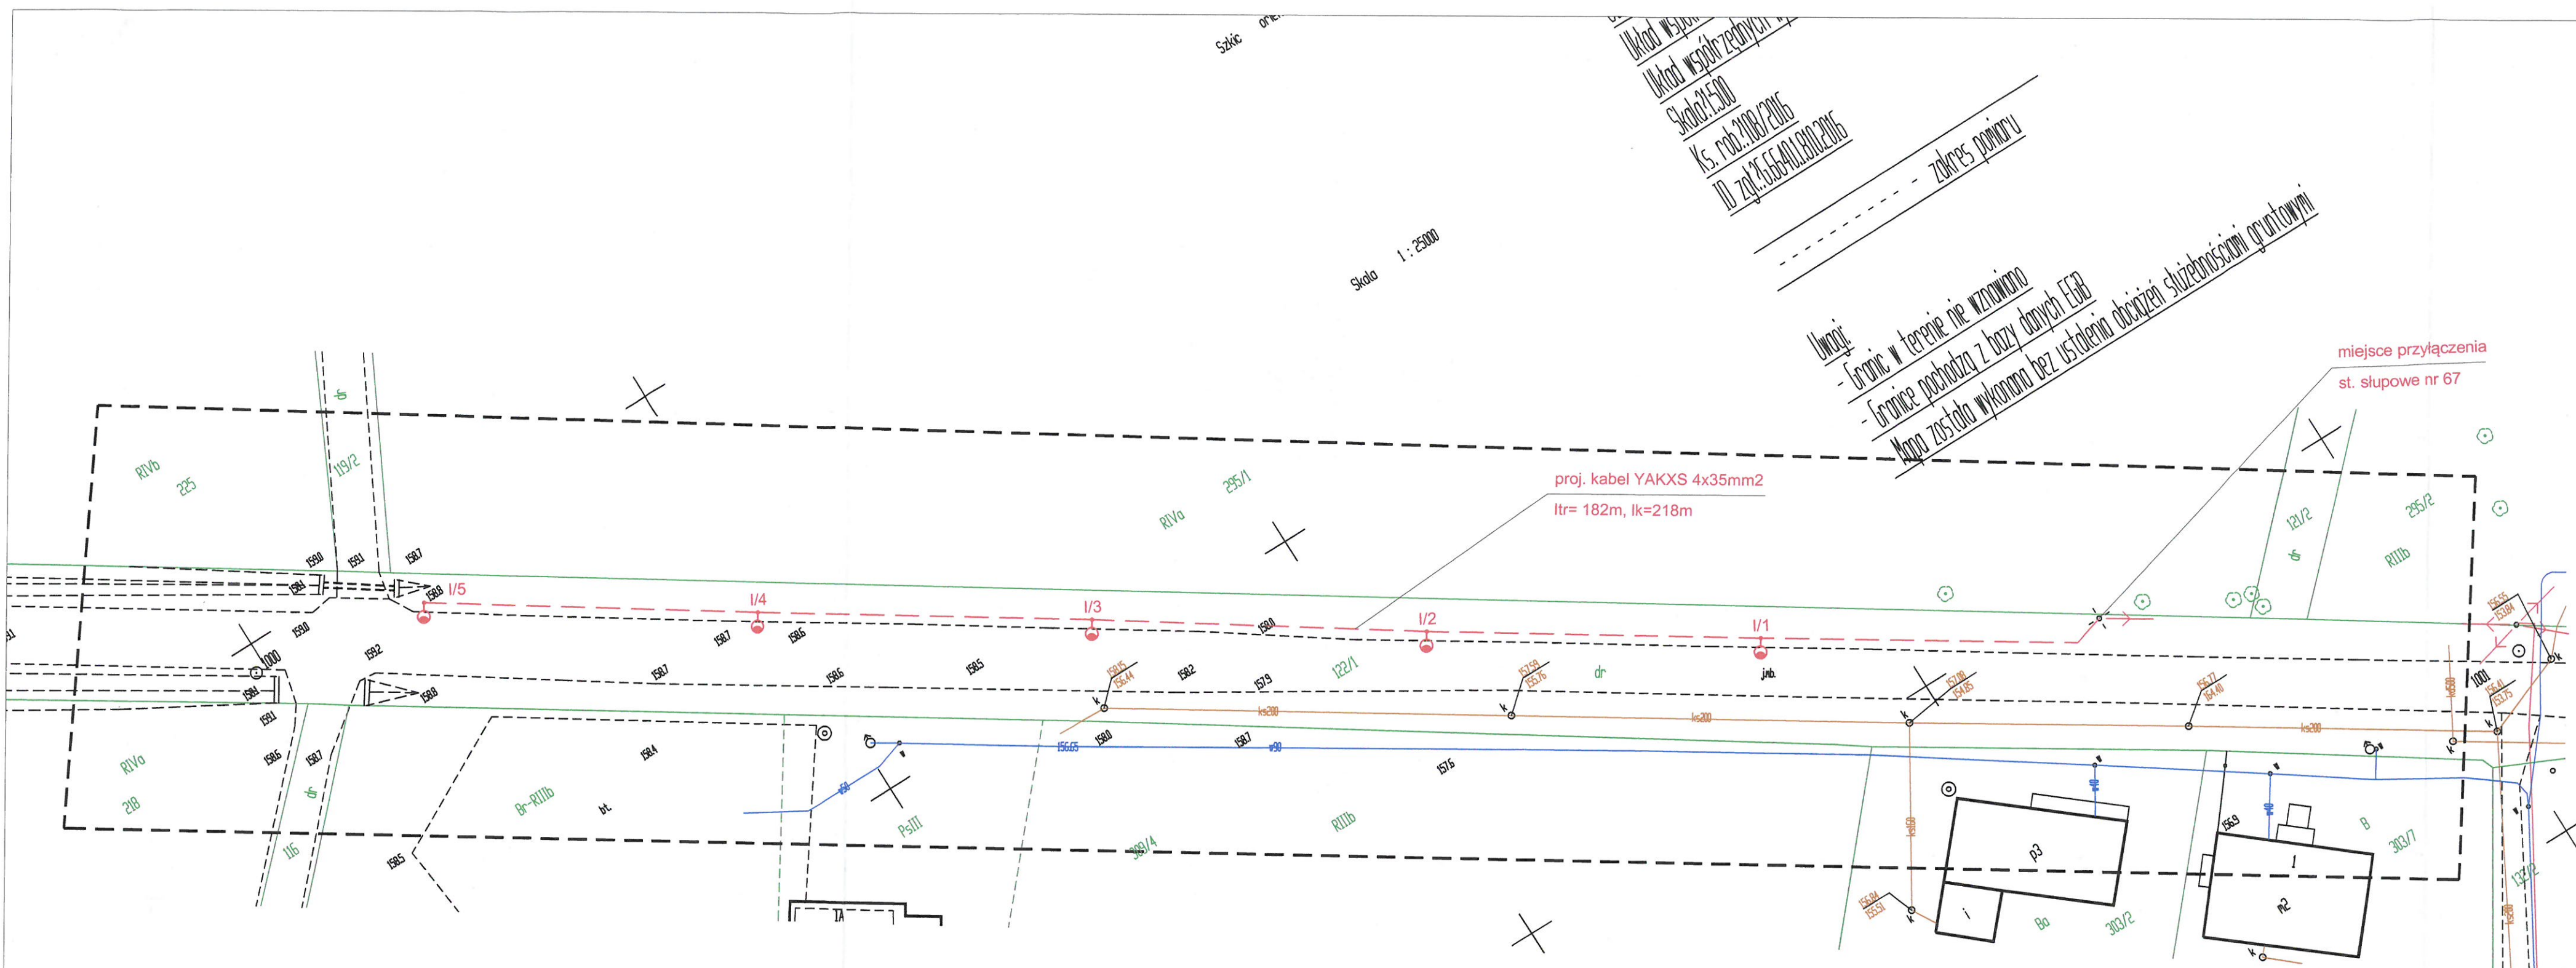


Uwagi:
- Granic w terenie nie wznowiano
- Granice pochodzą z bazy danych FGAB
- Mapa została wykonana bez ustalenia obciążen słupów słupkami opartowymi

- LEGENDA:
- proj. oświetlenie uliczne, wysokość stupa 8m z wysięgnikiem spawanym 1.1m, z oprawą led 72W (80W), barwa światła 5000K
 - projektowana linia kablowa ośw. drogowego typu YAKXS 4 x 35mm2
 - projektowana rura osłonowa gładka 75 w kolorze niebieskim
 - projektowana rura osłonowa karbowana 75 w kolorze niebieskim

Arh 1(3)
Numer kancelaryjny: G.6630.1.10.2017
Stwierdza się, że niniejsza dokumentacja w zakresie urządzenia
nowej elektroinstalacji oświetlenia ulicznego
była przedmiotem narady koordynacyjnej przeprowadzonej w formie
bezpośredniej/elektronicznej/częściowo elektronicznej w dniu 23-02-2017
w Starostwie Powiatowym w Brzegu 24-02-2017
Starosta
mgr inż. Sebastian Kulik
Wydział Geodezji
i Inżynierii

ZA ZGODNOŚĆ
Z ORYGINAŁEM
mgr inż. Sebastian Kulik
Uprawnienia budowlane numer 12345
SLK/4170/POOE/12
do projektowania w specjalności projektowania
w zakresie sieci, instalacji elektrycznych i elektroenergetycznych
bez ograniczeń



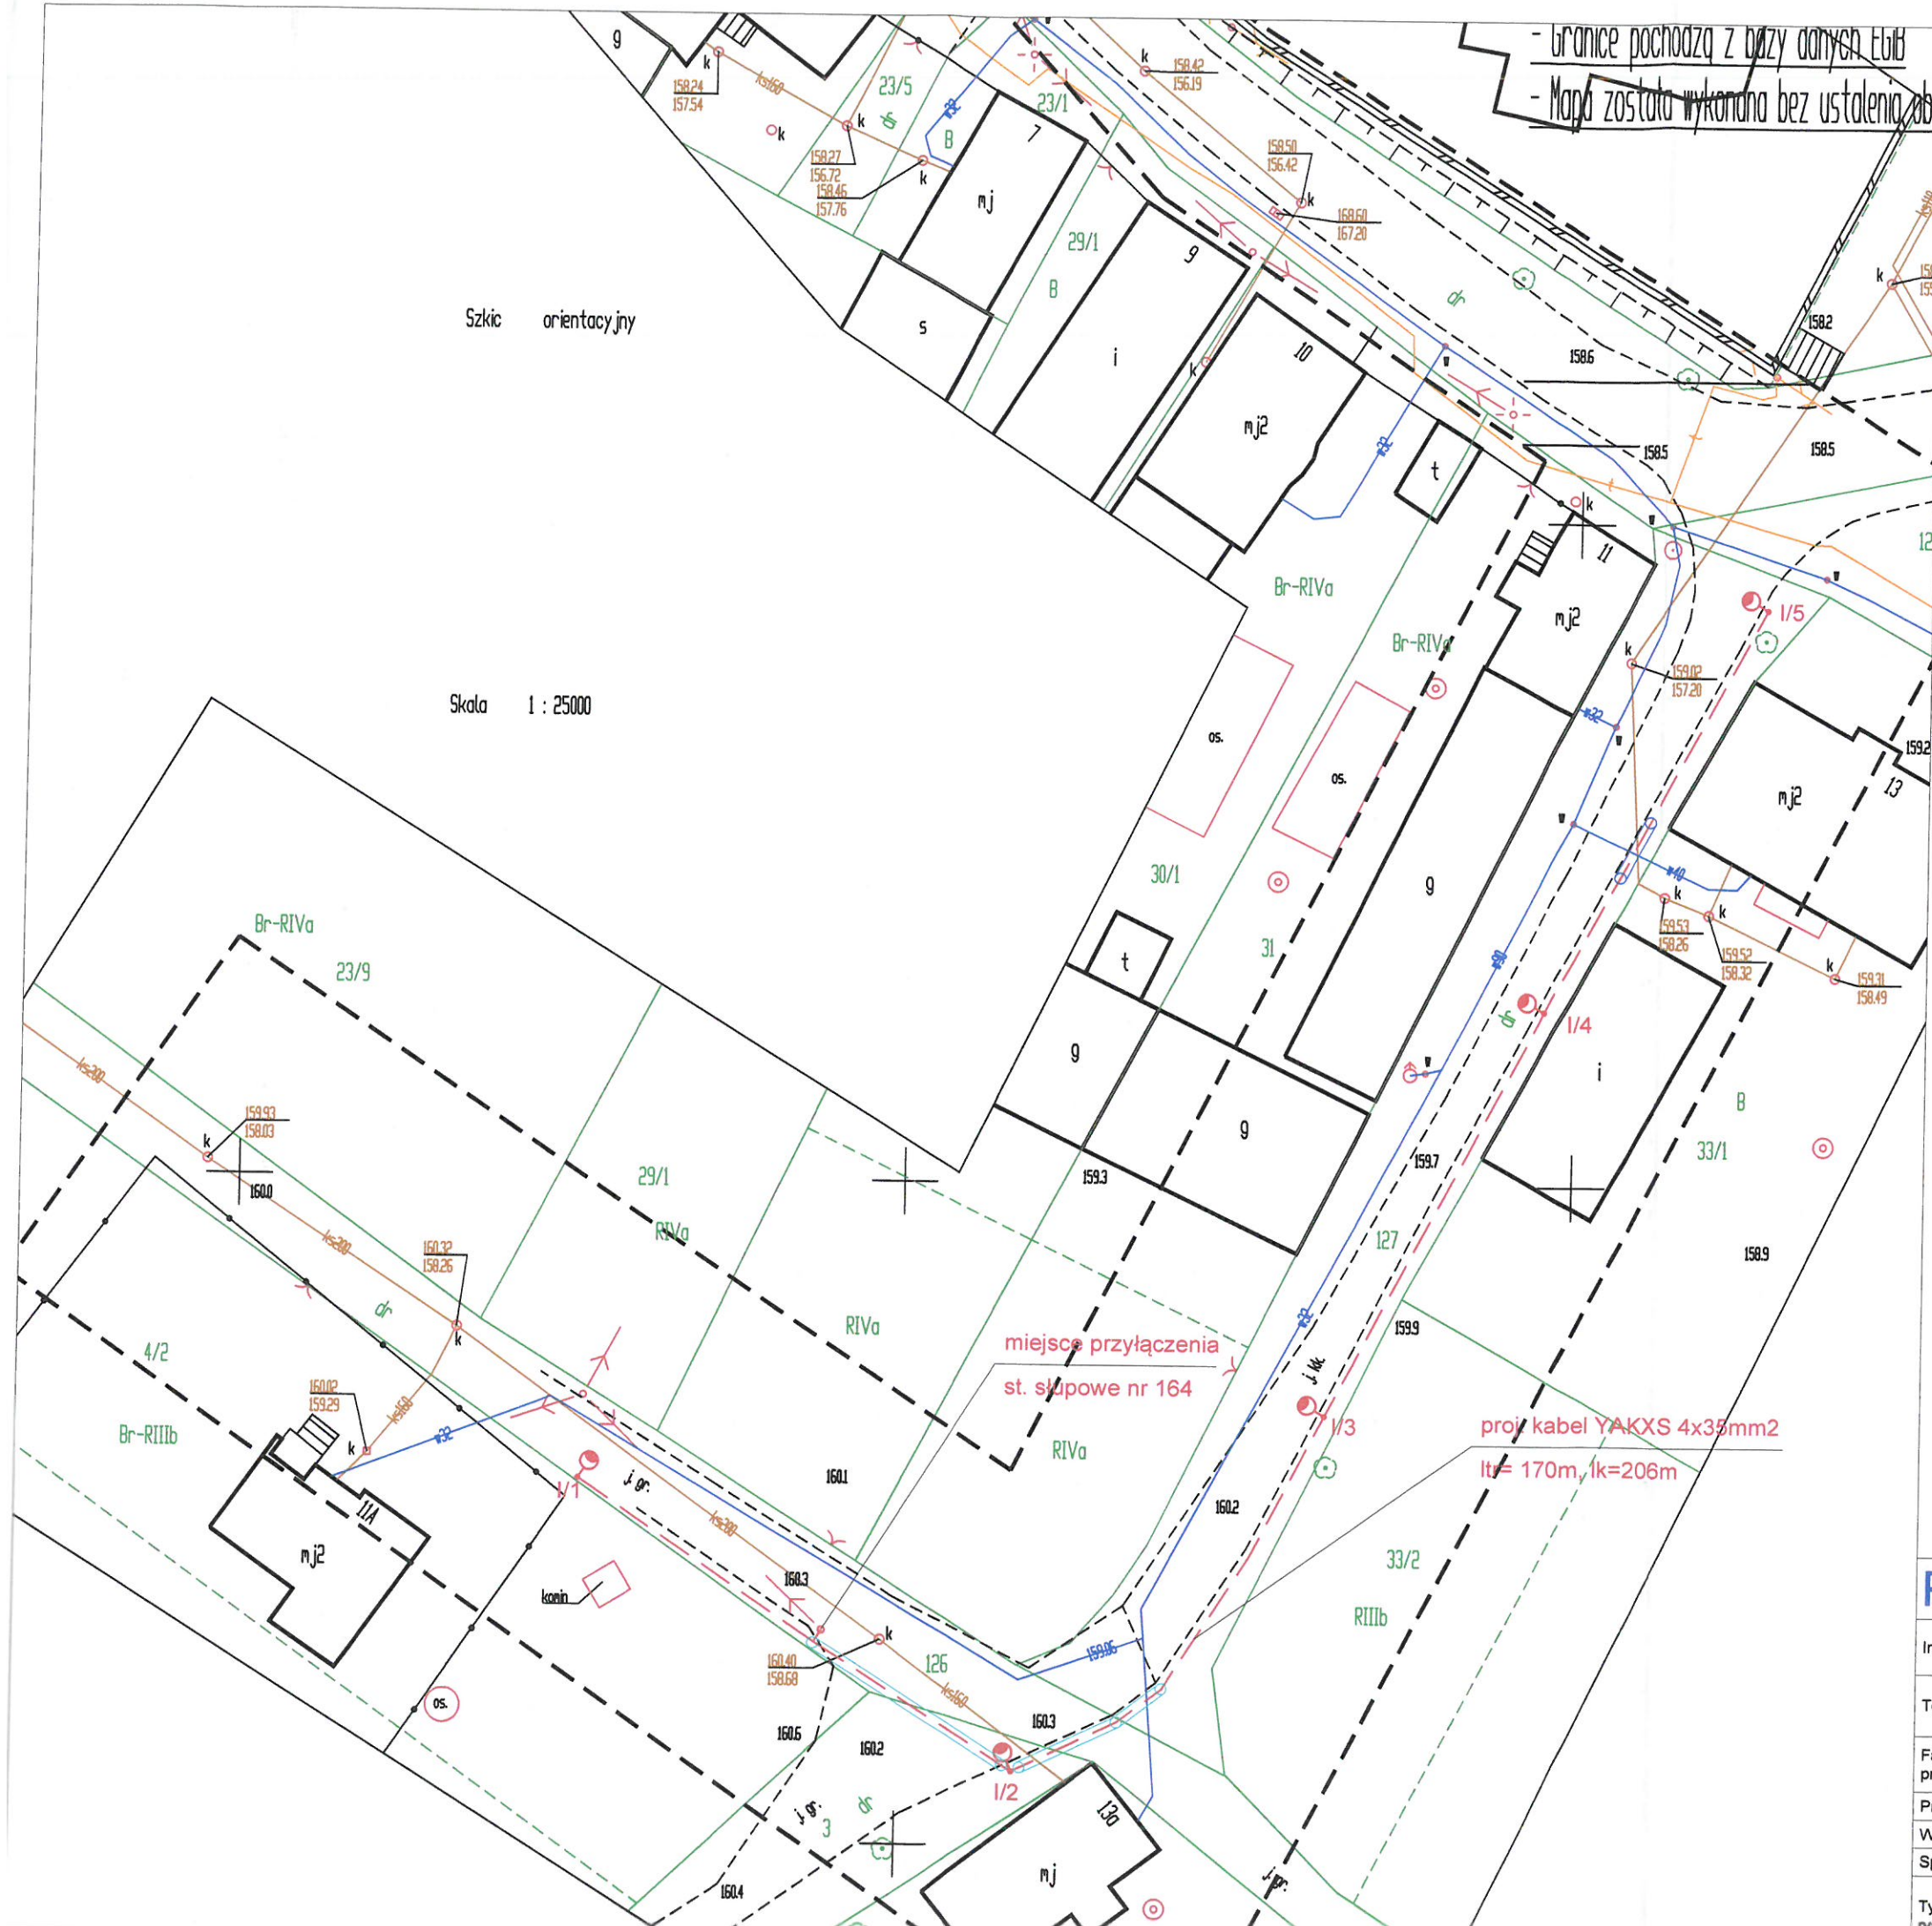

PPELTECHLEN PRACOWNIA PROJEKTOWA ELTECHLEN SEBASTIAN KULIK 42-700 LUBLINIEC, UL. OLESKA 85 tel.: +48 505 068 618 e-mail: ppe.biuro@gmail.com			
Inwestor:	URZĄD MIEJSKI W GRODKOWIE UL. WARSZAWSKA 29 49-200 GRODKÓW		
Temat:	OŚWIETLENIE ULICZNE W NIEKTÓRYCH MIEJSCOWOŚCIACH GMINY GRODKÓW - ETAP II BĄKÓW		
Faza projektu:	PROJEKT BUDOWLANY I WYKONAWCZY BRANZA ELEKTRYCZNA		
Projektant:	mgr inż. Sebastian Kulik	upr.: SLK/4170/POOE/12	 Data oprac.: 10.2016 r. Skala: 1:500 Nr rysunku:
Współpraca:	mgr inż. Jarosław Topola		
Sprawdził:	inż. Piotr Budzyński	upr.: UAN-VIII-7342/110/94	
Tytuł rysunku:	PLAN SYTUACYJNY		21



Szkic orientacyjny

Skala 1 : 25000

LEGENDA:

-  proj. oświetlenie uliczne, wysokość słupa 8m z wysięgnikiem spawanym 1.1m, z oprawą led 48W (55W), barwa światła 5000K
-  projektowana linia kablowa ośw. drogowego typu YAKXS 4 x 35mm2
-  projektowana rura osłonowa gładka 75 w kolorze niebieskim
-  projektowana rura osłonowa karbowana 75 w kolorze niebieskim

Ark 2(3)

Numer kancelaryjny: G.6630.1.10.2017

Stwierdza się, że niniejsza dokumentacja w zakresie „wytworzenie sieci elektroenergetycznej oświetlenia ulic”

była przedmiotem narady koordynacyjnej przeprowadzonej w formie bezpośredniej/elektronicznej/częściowo elektronicznej w dniu 23-02-2017 24-02-2017 w Starostwie Powiatowym w Brzegu

z up. STAROSTY

mgr inż. Sebastian Kulik
B-za Naczelnika Wydziału Gospodarki
(podpisany przez naradę)

ZATWIERDZIŁ
mgr inż. Sebastian Kulik
Uprawnienia budowlane numer 5100/12
SLK/4170/POOE/12
do projektowania w specjalności instalacyjnej w zakresie sieci, instalacji i urządzeń elektrycznych i elektroenergetycznych bez ograniczeń

PPELTECHLEN PRACOWNIA PROJEKTOWA ELTECHLEN SEBASTIAN KULIK
42-700 LUBLINIEC, UL. OLESKA 85
tel.: +48 505 068 618 e-mail: ppe.biuro@gmail.com

Investor:	URZĄD MIEJSKI W GRODKOWIE UL. WARSZAWSKA 29 49-200 GRODKÓW		
Temat:	OŚWIETLENIE ULICZNE W NIEKTÓRYCH MIEJSCOWOŚCIACH GMINY GRODKÓW - ETAP II BĄKÓW		
Faza projektu:	PROJEKT BUDOWLANY I WYKONAWCZY BRANŻA ELEKTRYCZNA		
Projektant:	mgr inż. Sebastian Kulik	upr.: SLK/4170/POOE/12	
Współpraca:	mgr inż. Jarosław Topola		
Sprawdził:	inż. Piotr Budzyński	upr.: UAN-VIII-7342/110/94	
Tytuł:	PIAN SYTUACYJNY		
			Data oprac.: 10.2016 r.
			Skala: 1:500
			Nr rysunku:

