
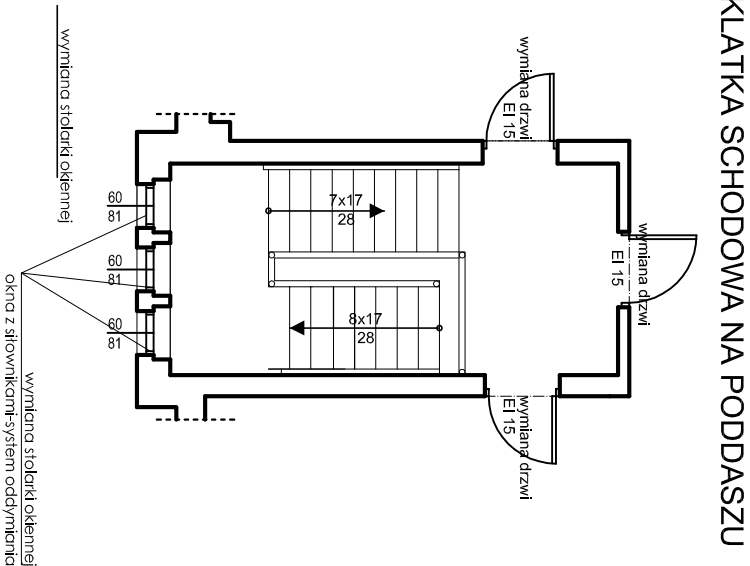


RZUT I PIĘTRA

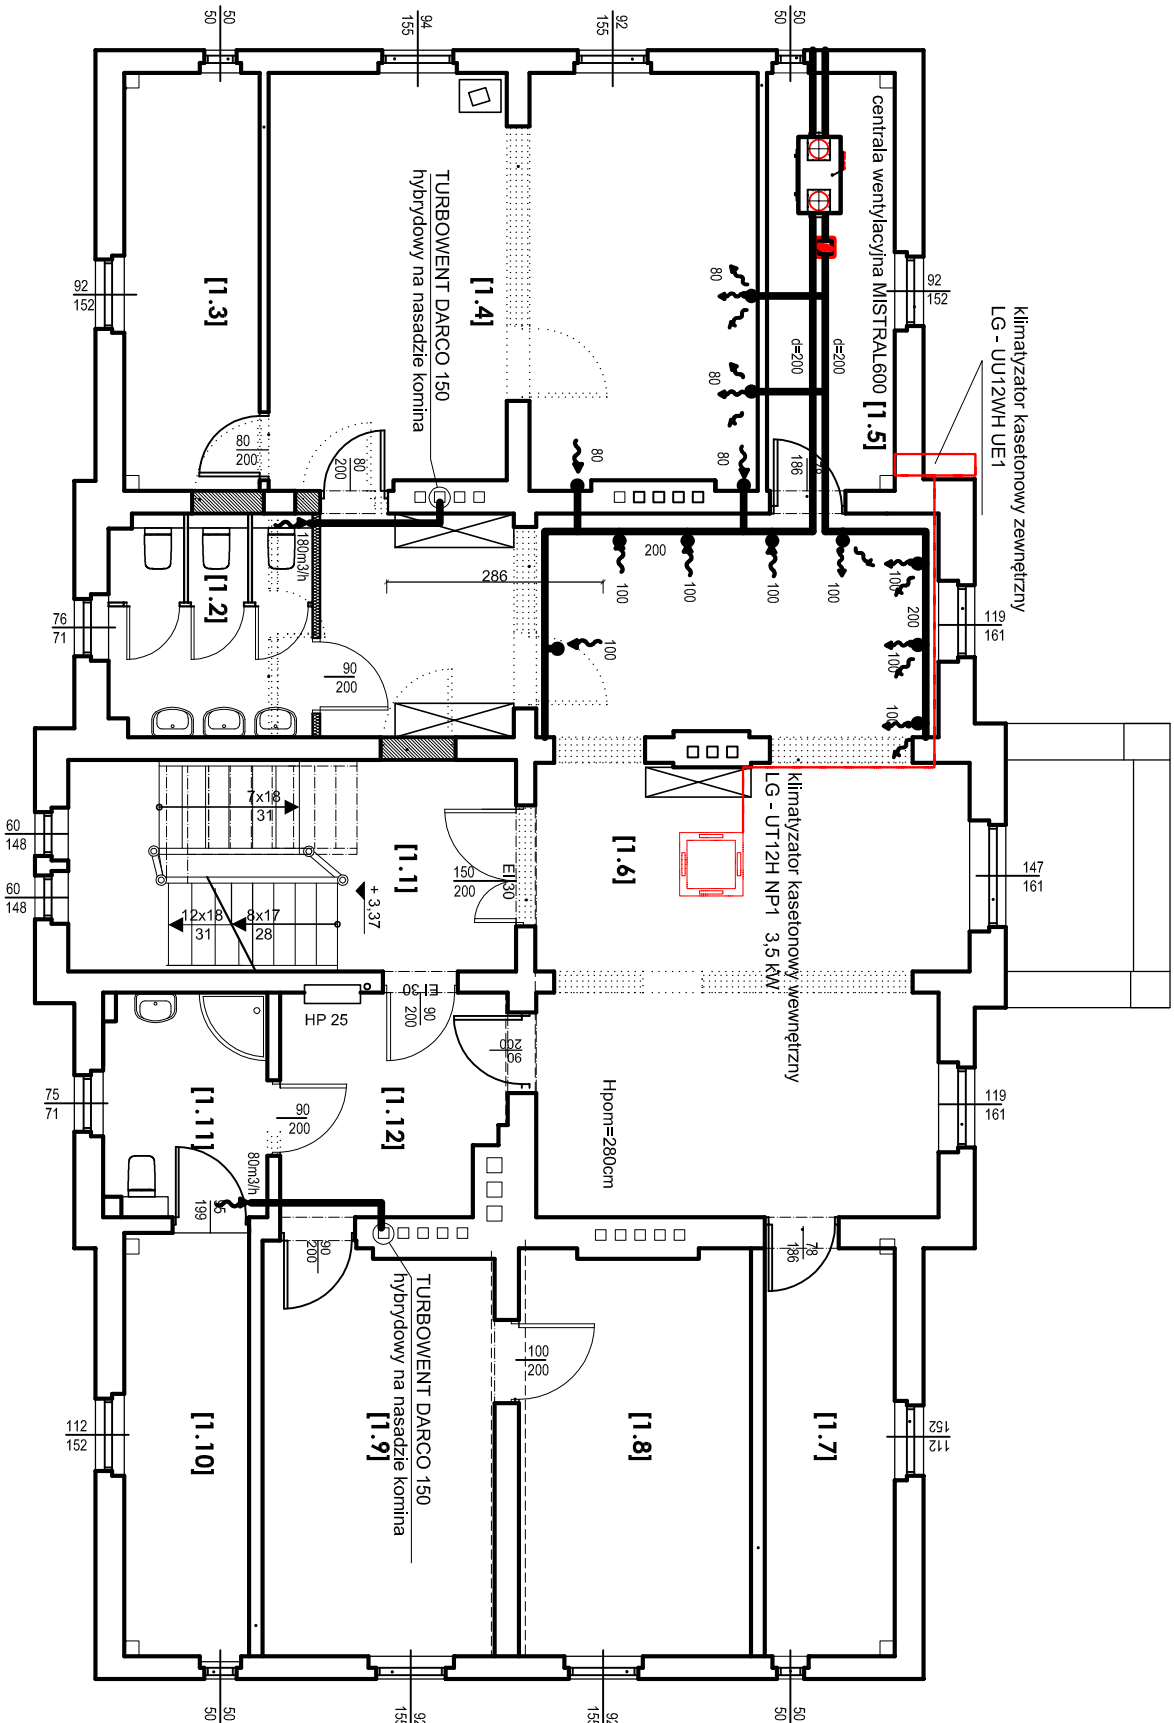

wentylacja nawiew

wentylacja wywiew

instalacja klimatyzatora

PRACOWNIA ARCHITEKTURY "PROJEKT"				www.em3projekt.pl	
OBIĘT: PRZEBUDOWA I ZMIANA SPOSOBU UŻYTKOWANIA				45-058 OPOLĘ, UL. OZIŃSKA 40 TEL. 501588697	
NA ODDZIAŁ PRZEDSZKOLNY				KOPICE 32	
Tytuł rysunku:				Skala: 1:100	
WENTYLACJA MECH. - PIĘTRO 1				nr rys.: 4	
ZAKRES PRAC:	INŻ. I WZROST PROJEKTOWA	SPECJALNOŚĆ:	NR DOKUMENTU:	DATA:	RODZAJ:
PROJEKT	mgr inż. Jacek Biega	Inż. Sanitarna	715/01/OP	grudzień	
OPRACOWANIE				2017 R.	
SPRAWDZENIE	mgr inż. Jerzy Król	Inż. Sanitarna	53/91/OP		