


RZUT PIWNICY

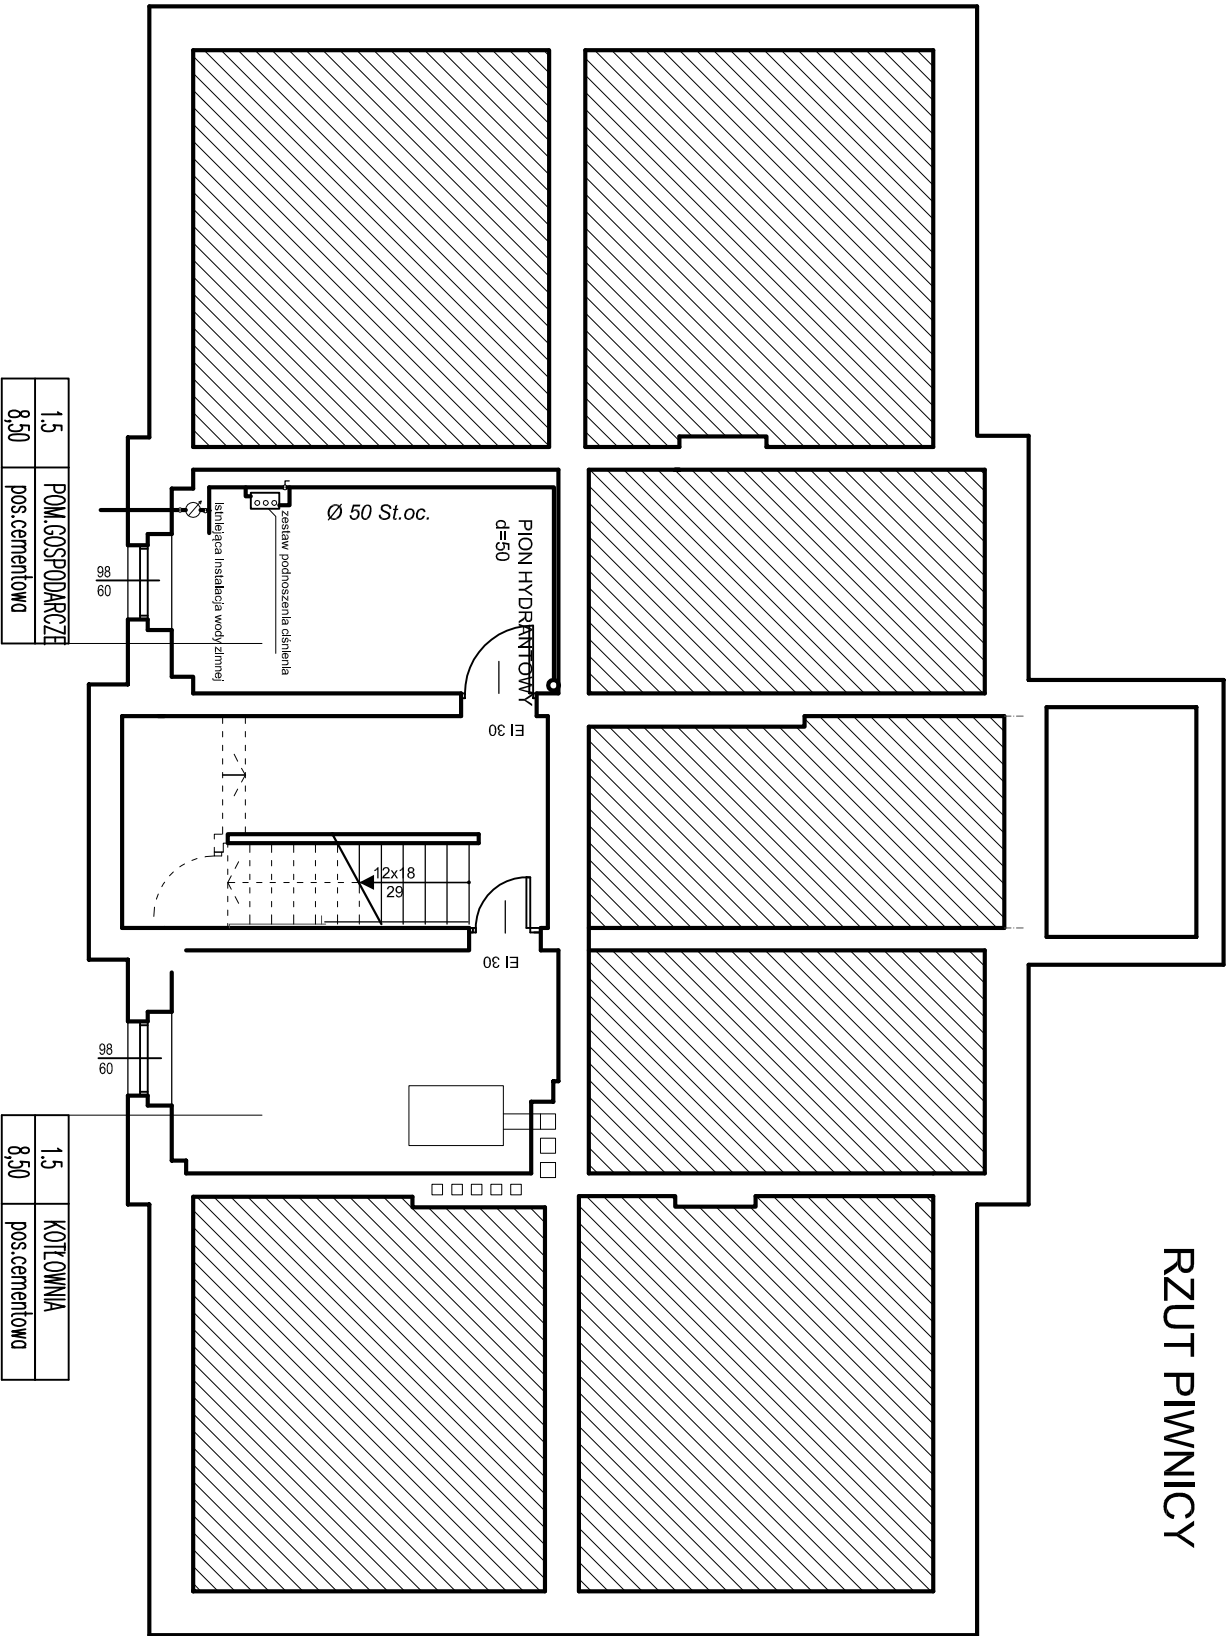

1,5	POM.GOSP.DARCZE
8,50	pos.cementowa

1,5	KOTŁOWNIA
8,50	pos.cementowa

instalacja hydrantowa

PRACOWNIA ARCHITEKTURY "PROJEKT"			
		www.em3projekt.pl	
OBIĘT: PRZEBUDOWA I ZMIANA SPOSOBU UŻYTKOWANIA		45-058 OPOLE, UL.OŻYŃSKA 40 TEL. 501588697	
NA ODDZIAŁ PRZEDSZKOLNY		KOPICE 32	
Tytuł rysunku:			
INSTALACJA WOD.-KAN.-PIWNICA			
		Skala: 1:100	
		Nr rys.: 1	
ZAKRES PRAC:	MIĘ I WZKRESZ PROJEKTOWA	SPECJALNOŚĆ:	NR DOKUMENT:
PROJEKT	mgr inż. Jacek Biega	Inst.Sanitarna	715/01/OP
OPRACOWANIE			GRUDZIEŃ
SPRAWOZDANIE	mgr inż. Jerzy Król	Inst.Sanitarna	53/91/OP
		2017 R.	